


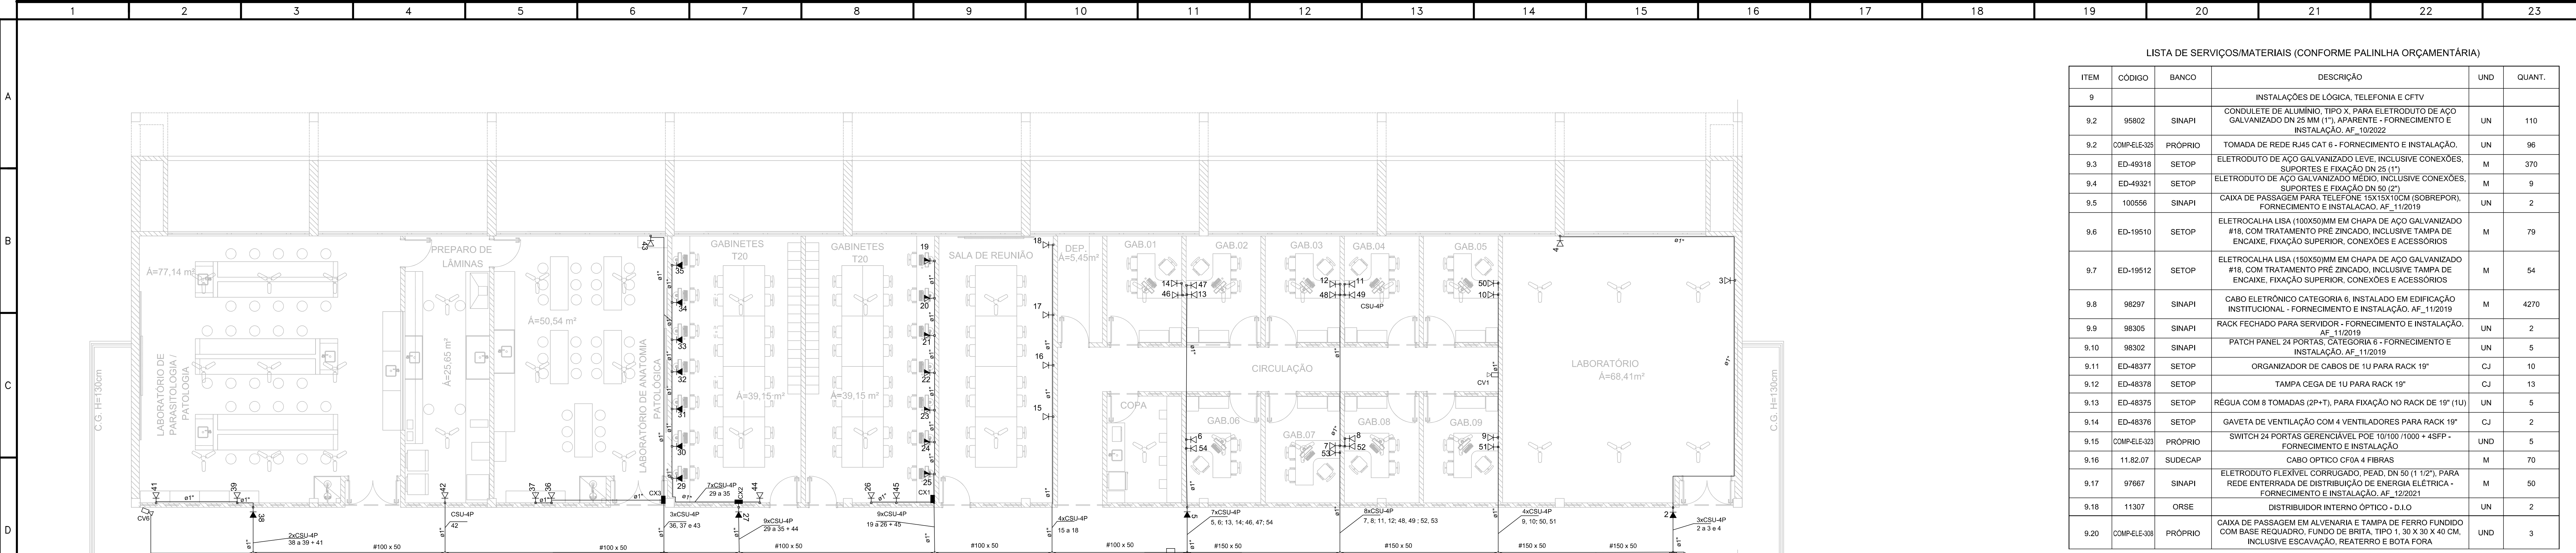


PLANTA BAIXA - DISTRIBUIÇÃO DOS PONTOS - 1º PAVIMENTO


ESCALA 1:75

ISOMÉTRICO - DISTRIBUIÇÃO DOS PONTOS - 1º PAVIMENTO

- SEM ESCALA
- OBS.:
- 1) VERIFICAR NA PLANTA BAIXA (E DE ACORDO COM A INDICAÇÃO DA LEGENDA) A ALTURA DAS TOMADAS DE PONTO DE REDE.
 - 2) OS PONTOS DE CFTV NÃO SÃO MOSTRADOS NESTA VISTA

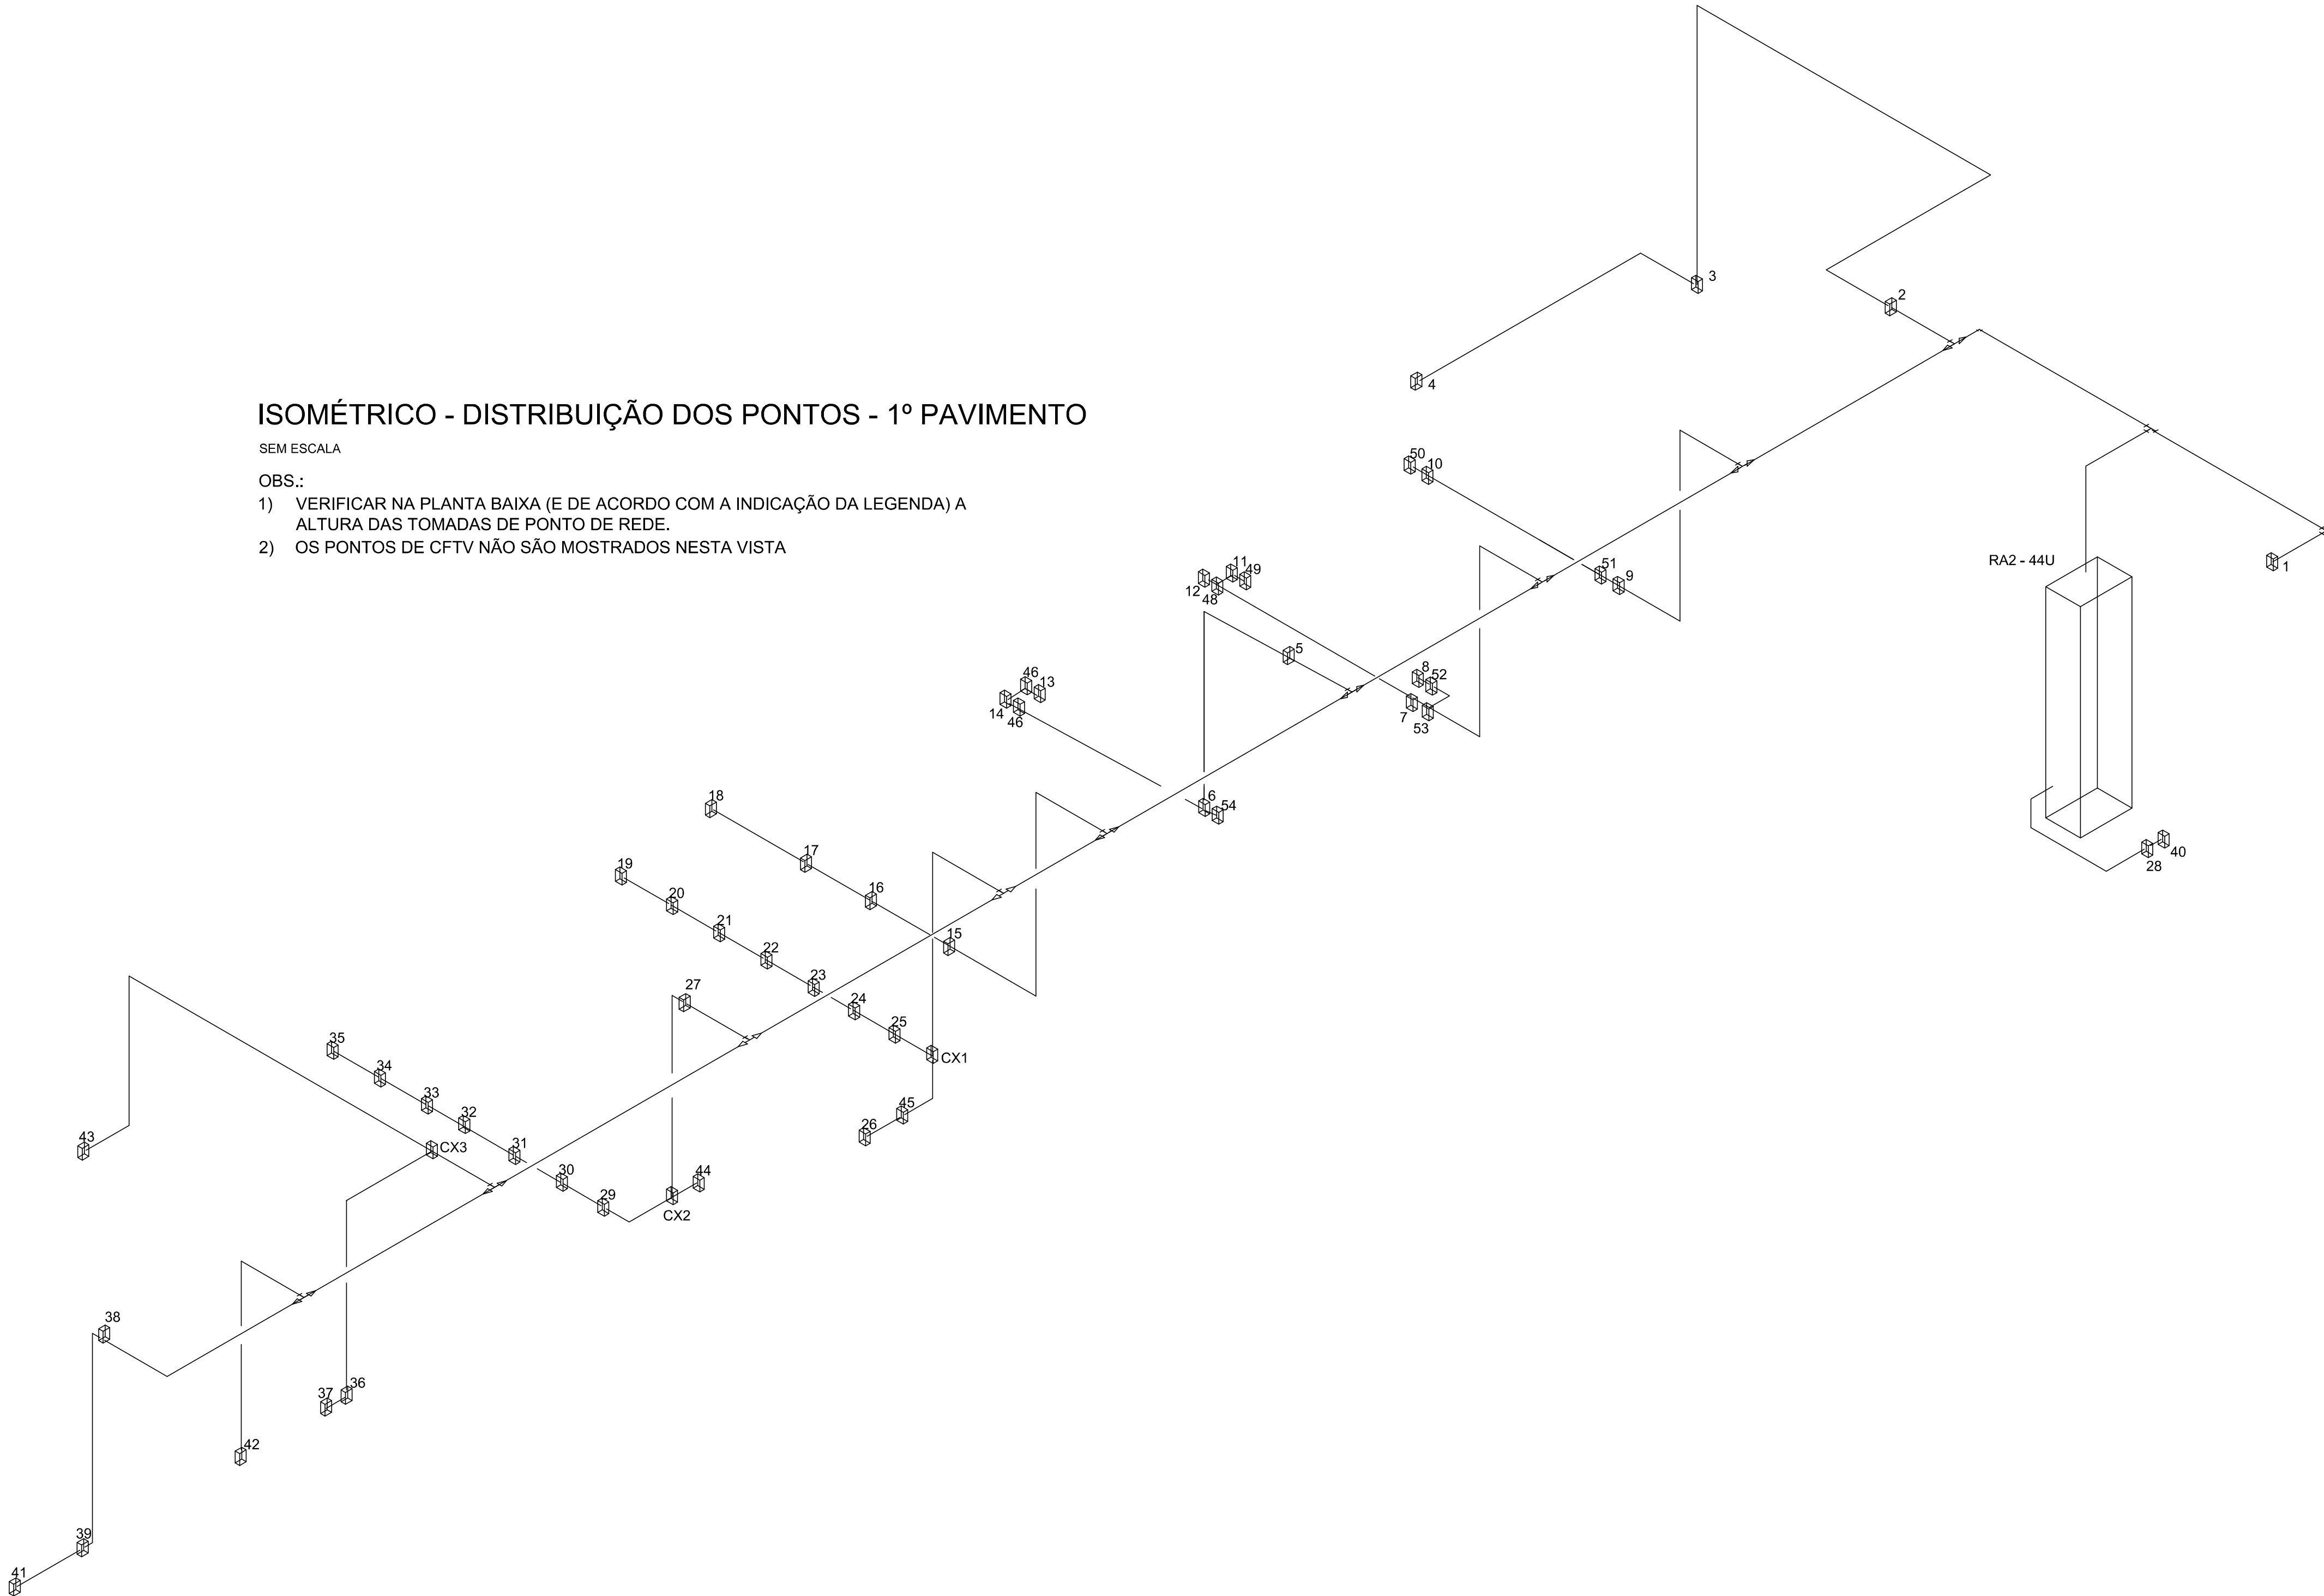


DETALHE B - ESQUEMA LÓGICO DO RACK - 1º PAVIMENTO

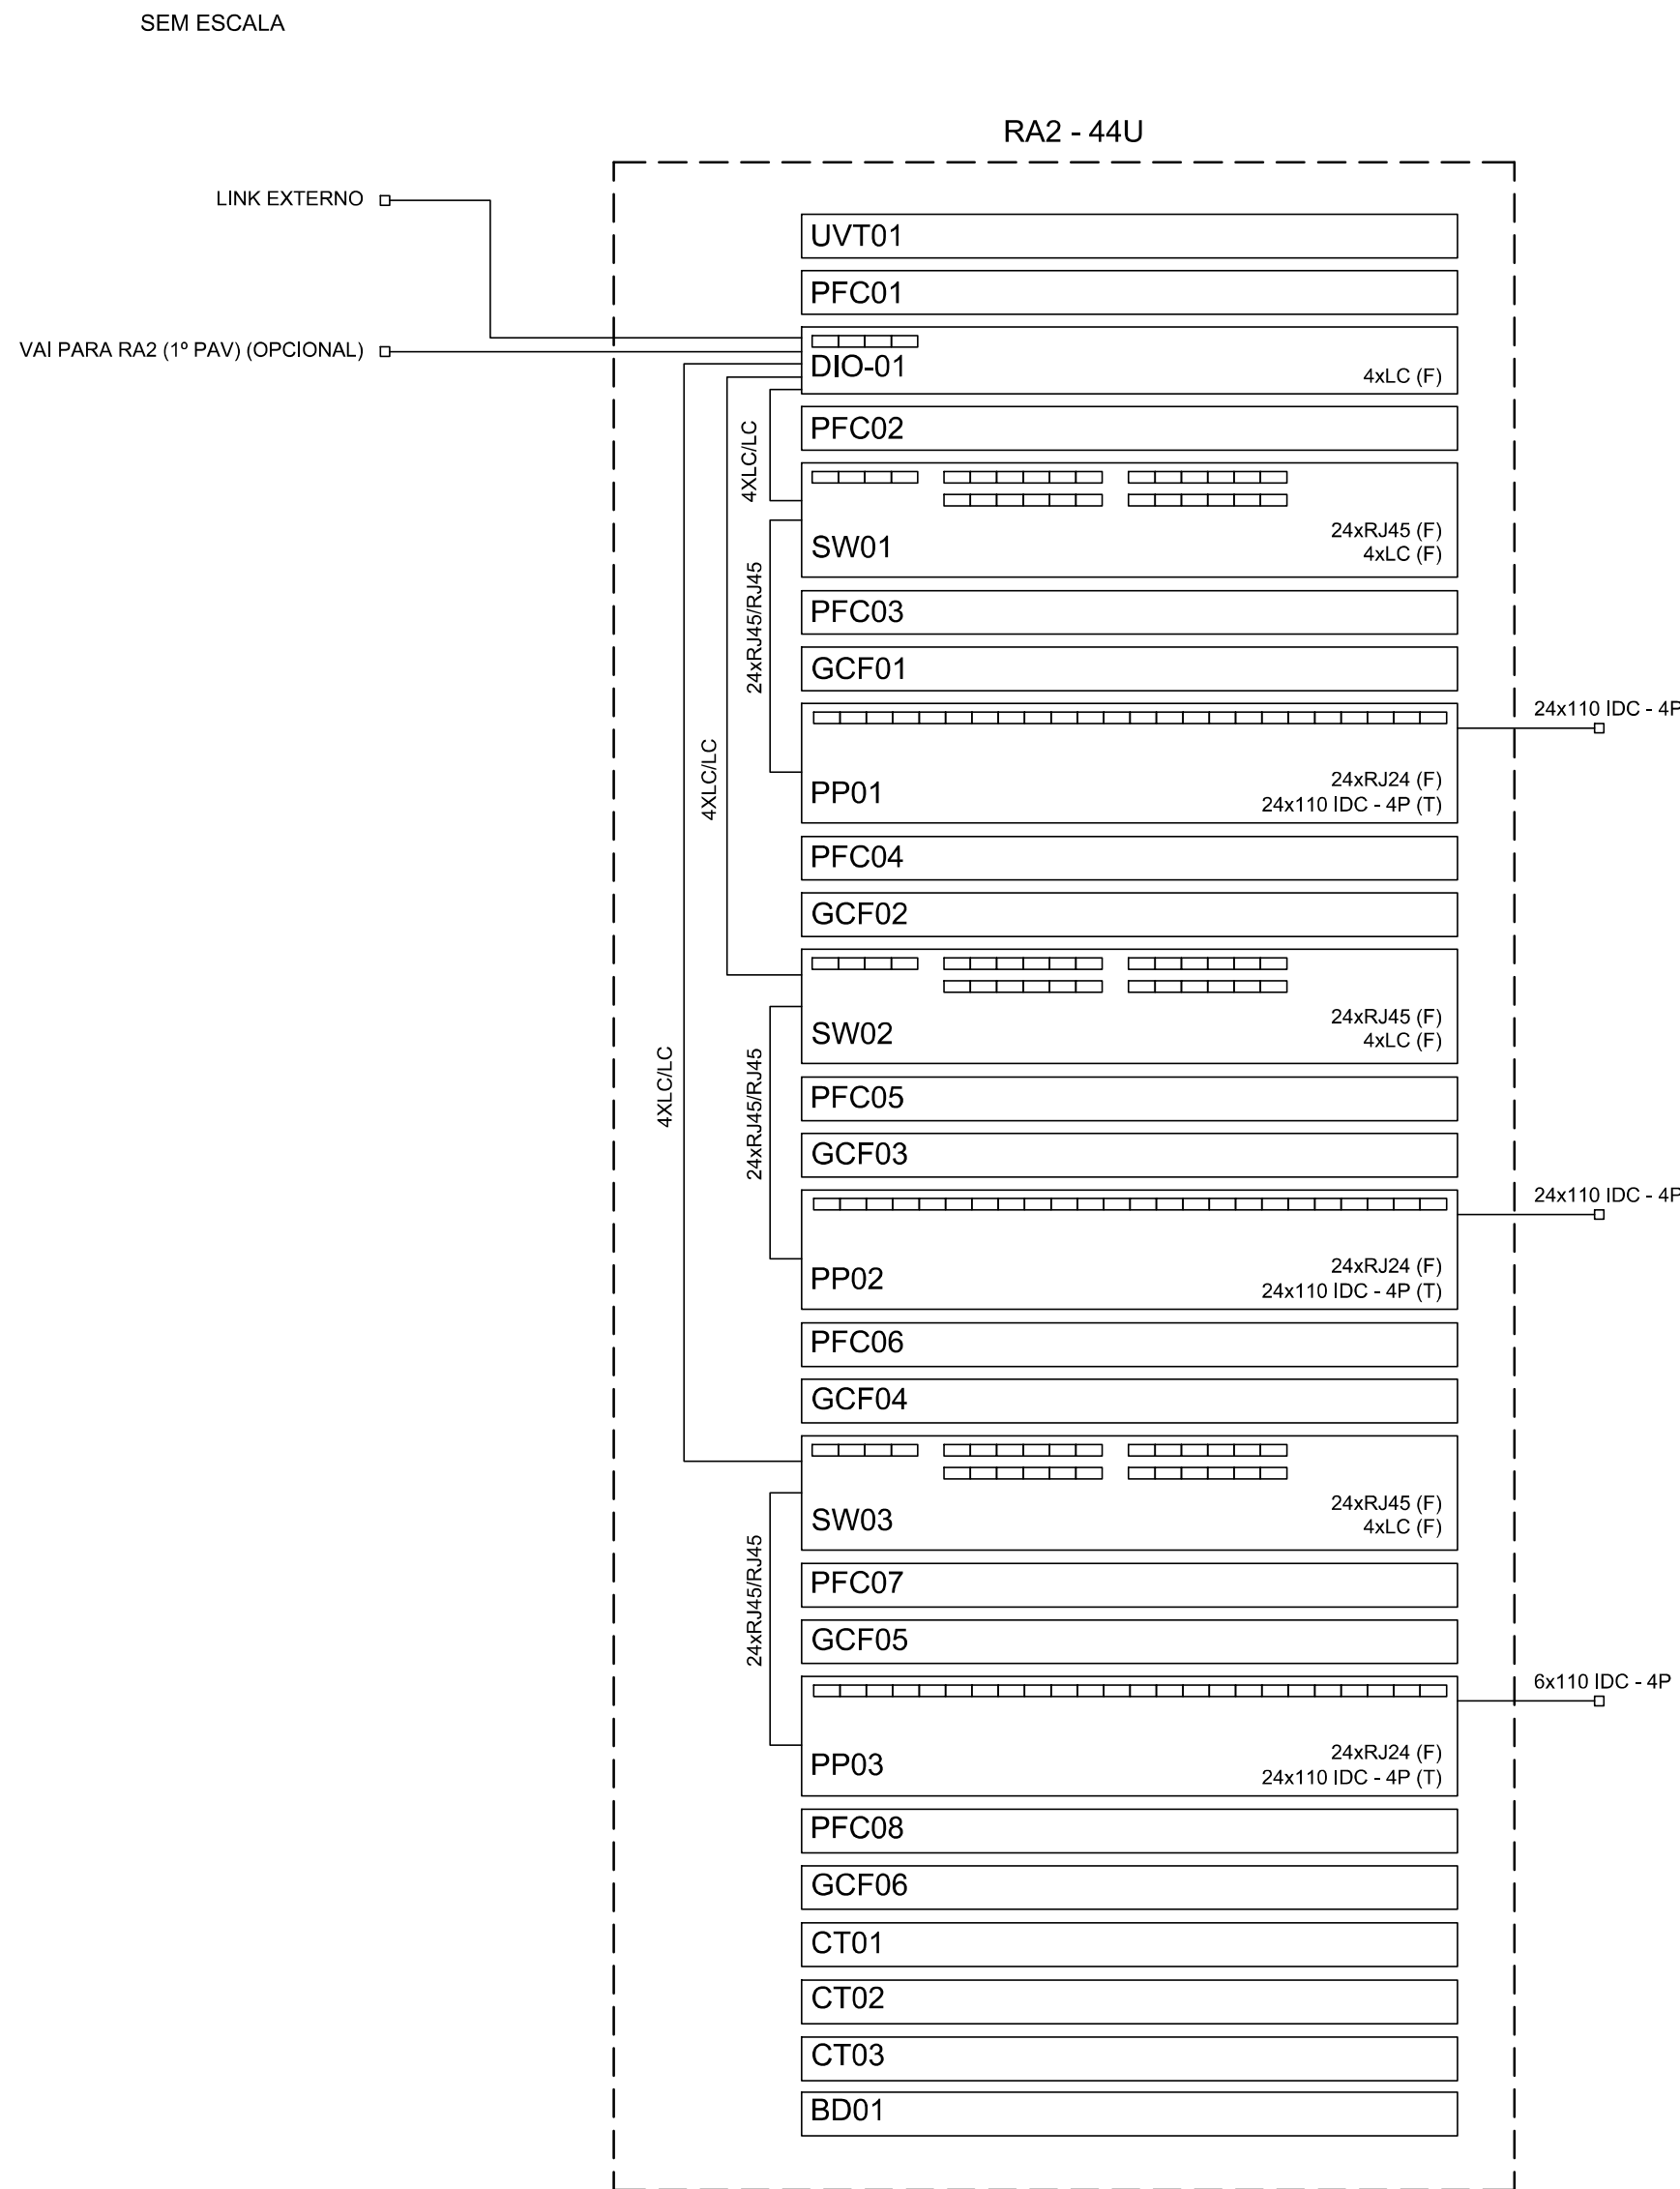

LISTA DE SERVIÇOS/MATERIAIS (CONFORME PALINHA ORÇAMENTÁRIA)					
ITEM	CODIGO	BANCO	DESCRIÇÃO	UND	QUANT.
			INSTALAÇÕES DE LÓGICA, TELEFONIA E CFTV		
9.2	95802	SINAPI	CONDUTELE DE ALUMINIO, TIPO X, PARA ELETRODUTO DE AÇO GALVANIZADO DN 25 (1"), APARENTE - FORNECIMENTO E INSTALAÇÃO. AF. 10/2022	UN	110
9.2	COMP-ELE-325	PRÓPRIO	TOMADA DE REDE RJ45 CAT 6 - FORNECIMENTO E INSTALAÇÃO.	UN	96
9.3	ED-49318	SETOP	ELETRODUTO DE AÇO GALVANIZADO LEVE, INCLUSIVE CONEXÕES, SUPORTES E FIXAÇÃO DN 25 (1")	M	370
9.4	ED-49321	SETOP	ELETRODUTO DE AÇO GALVANIZADO NEGRO, INCLUSIVE CONEXÕES, SUPORTES E FIXAÇÃO DN 50 (2")	M	9
9.5	100556	SINAPI	CAIXA DE PASSAGEM PARA TELEFONE 15X15X10CM (SOBREPOR). FORNECIMENTO E INSTALAÇÃO. AF. 11/2019	UN	2
9.6	ED-19510	SETOP	ELETROCALHA LISA (100X50)MM EM CHAPA DE AÇO GALVANIZADO #18, COM TRATAMENTO PRÉ ZINCADO, INCLUSIVE TAMPA DE ENCAIXE, FIXAÇÃO SUPERIOR, CONEXÕES E ACESSÓRIOS	M	79
9.7	ED-19512	SETOP	ELETROCALHA LISA (150X50)MM EM CHAPA DE AÇO GALVANIZADO #18, COM TRATAMENTO PRÉ ZINCADO, INCLUSIVE TAMPA DE ENCAIXE, FIXAÇÃO SUPERIOR, CONEXÕES E ACESSÓRIOS	M	54
9.8	98297	SINAPI	CABO ELETRÔNICO CATEGORIA 6, INSTALADO EM EDIFICAÇÃO INSTITUCIONAL - FORNECIMENTO E INSTALAÇÃO. AF. 11/2019	M	4270
9.9	98305	SINAPI	RACK FECHADO PARA SERVIDOR - FORNECIMENTO E INSTALAÇÃO. AF. 11/2019	UN	2
9.10	98302	SINAPI	PATCH PANEL 24 PORTAS, CATEGORIA 6 - FORNECIMENTO E INSTALAÇÃO. AF. 11/2019	UN	5
9.11	ED-48377	SETOP	ORGANIZADOR DE CABOS DE 1U PARA RACK 19"	CJ	10
9.12	ED-48378	SETOP	TAMPA CEGA DE 1U PARA RACK 19"	CJ	13
9.13	ED-48375	SETOP	REGUA COM 8 TOMADAS (2P+T), PARA FIXAÇÃO NO RACK DE 19" (1U)	UN	5
9.14	ED-48376	SETOP	GAVETA DE VENTILAÇÃO COM 4 VENTILADORES PARA RACK 19"	CJ	2
9.15	COMP-ELE-323	PRÓPRIO	SWITCH 24 PORTAS GERENCIÁVEL POE 10/100/1000 + 4SFP - FORNECIMENTO E INSTALAÇÃO	UND	5
9.16	11.82.07	SUDECAP	CABO OPTICO CF0A 4 FIBRAS	M	70
9.17	97667	SINAPI	ELETRODUTO FLEXIVEL CORRUGADO, PEAD, DN 50 (1 1/2"), PARA REDE ENTERRADA DE DISTRIBUIÇÃO DE ENERGIA ELÉTRICA - FORNECIMENTO E INSTALAÇÃO. AF. 12/2021	M	50
9.18	11307	ORSE	DISTRIBUIDOR INTERNO OPTICO - D-I-O	UN	2
9.20	COMP-ELE-308	PRÓPRIO	CAIXA DE PASSAGEM EM ALVENARIA E TAMPA DE FERRO FUNDIDO COM BASE REQUADRO, FUNDO DE BRITA, TIPO 1, 30 X 30 X 40 CM, INCLUSIVE ESCAVAÇÃO, REATERRO E BOTA FORA	UND	3

PADRÃO DE IDENTIFICAÇÃO DOS PONTOS

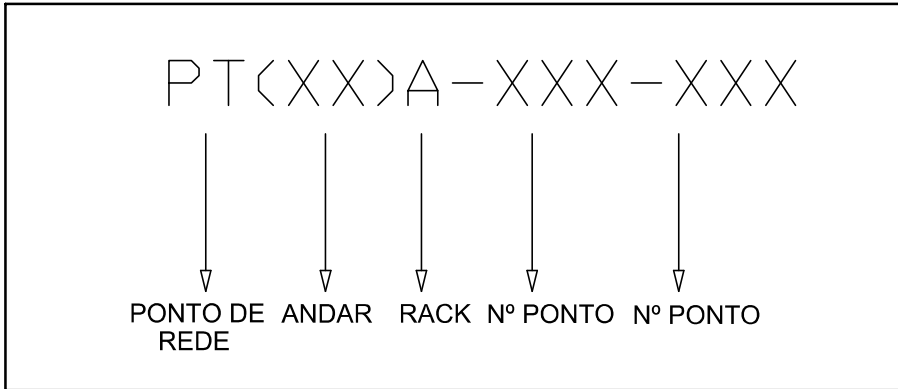

LEGENDA DAS INDICAÇÕES

RJ45(1)	TOMADA RJ45 C/ PLACA PLANA 2X4" - 1 MÓDULO
24U	RACK ABERTO FECHADO - 19" - 24U
44U	ABERTO FECHADO - 19" - 44U
UVT	UNIDADE DE VENTILAÇÃO
DIO	DISTRIBUIDOR INTERNO ÓPTICO
PFC	TAMPA CEGA
DIO	DISPOSITIVO DE ENTRADA
SW	SWITCH
GCF	GUIA DE CABOS
PP	PATCH PANEL
CT	REGUA DE TOMADAS
BD	BANDEJA
LC	CABO CONEXÃO FIBRA
IDC	TERMINAL CONEXÃO CSU
RJ54/RJ54	PATCH CORD

LEGENDA DOS SÍMBOLOS

	PONTO DE MONITORAMENTO CFTV A 2,80M DO PISO
	PONTO DE REDE RJ45(1) A 0,40M DO PISO ACABADO
	PONTO DE REDE RJ45(1) A 1,00M DO PISO ACABADO
	PONTO DE REDE RJ45(1) A 2,80M DO PISO ACABADO
	RACK FECHADO

OBS.: CADA PONTO CORRESPONDE A UMA CAIXA CONDUTE

LEGENDA DE CONDUTOS

	ELETRODUTO SOBREPOSTO A PAREDE
	ELETRODUTO NO PISO OU SOLO
	ELETROCALHA LISA
	INTERCONEXÃO ELETROCALHA/ELETROCALHA OU ELETROCALHA/ELETRODUTO
	CAIXA CONDUTE PARA DERIVAÇÃO DE ELETRODUTOS
	ELETRODUTO QUE SOBE OU DESCE SOBRE A PAREDE, EXTERNO A EDIFICAÇÃO
	CAIXA DE PASSAGEM EM ALUMINIO DE SOBREPOR DIM = 30X30X10 CM

*CFTV: NESTE PROJETO ESTÃO PREVISTOS APENAS OS CONDUTOS E OS PONTOS DE CAIXA CONDUTE COM TAMPA CEGA. O CABEAMENTO E OS EQUIPAMENTOS DO CFTV SERÃO REALIZADOS EM OUTRO PROJETO.

02	16/04/2025	ROSSINI L. DE OLIVEIRA	ADICÃO DE PONTOS DE REDE, ATUALIZAÇÃO DE PLANILHA ORÇAMENT. ADICÃO DA PRANCHETA 02, DETALHAMENTO DE CONEXÃO RACK.
01	01/05/2018	REGIS DA SILVA	EMISSÃO INICIAL - CREA/RSC 115225-6, A SERV. DE ENGENHARIA E ARO.
Nº:	DATA	RESPONSÁVEL	DESCRIÇÃO DA REVISÃO
CONSTRUÇÃO DO PRÉDIO DA FAMMUC			
PROPRIETÁRIO: UNIVERSIDADE FEDERAL DOS VALES DO JEQUITINHONHA E MUCURI		CNPJ	16.888.315/0001-57
ENDEREÇO: RUA DO CRUZEIRO, Nº 01, JARDIM SÃO PAULO, CEP 38903-371, TEÓFILO OTONIMING			
FASE: REDE LÓGICA			
TÍTULO: 1º PAV: DISTRIBUIÇÃO DOS PONTOS DE REDE E CFTV* / CONDUTOS / ORGANIZAÇÃO E INTERCONEXÃO DE CONEXÃO NO RACK			
AUTOR PROJETO (RT):		ROSSINI LEITE DE OLIVEIRA CREA: MG-217351-D	
NOTAS: ESTE PROJETO DEVE SER OBRIGATORIAMENTE LIDO EM CONJUNTO COM O MEMORIAL DESCRITIVO.			
VERSÃO: 02	DATA: 16/04/2025	ESCALA: CONFORME INDICADO	FOLHA: 02/02
ARQUIVO: PROJ-FAMMUC-4-LOG			