



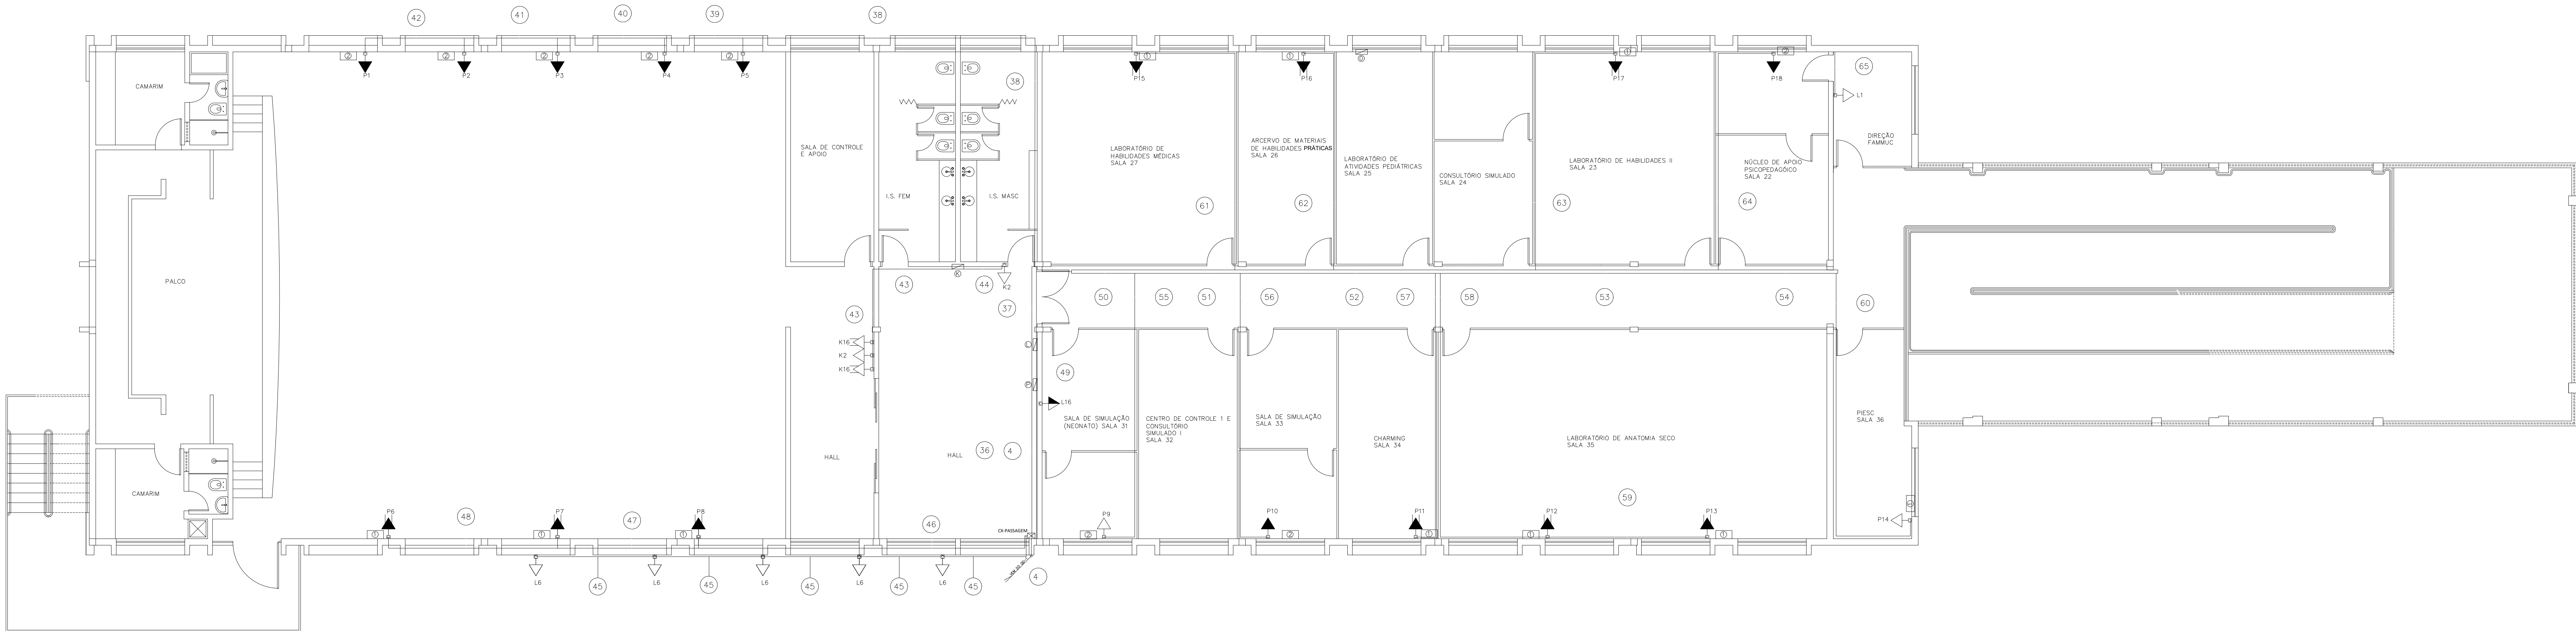

2 2º PAVIMENTO
ESCALA 1/100
Área: 985,06 m²

LEGENDA DE CIRCUITOS DE FORÇA

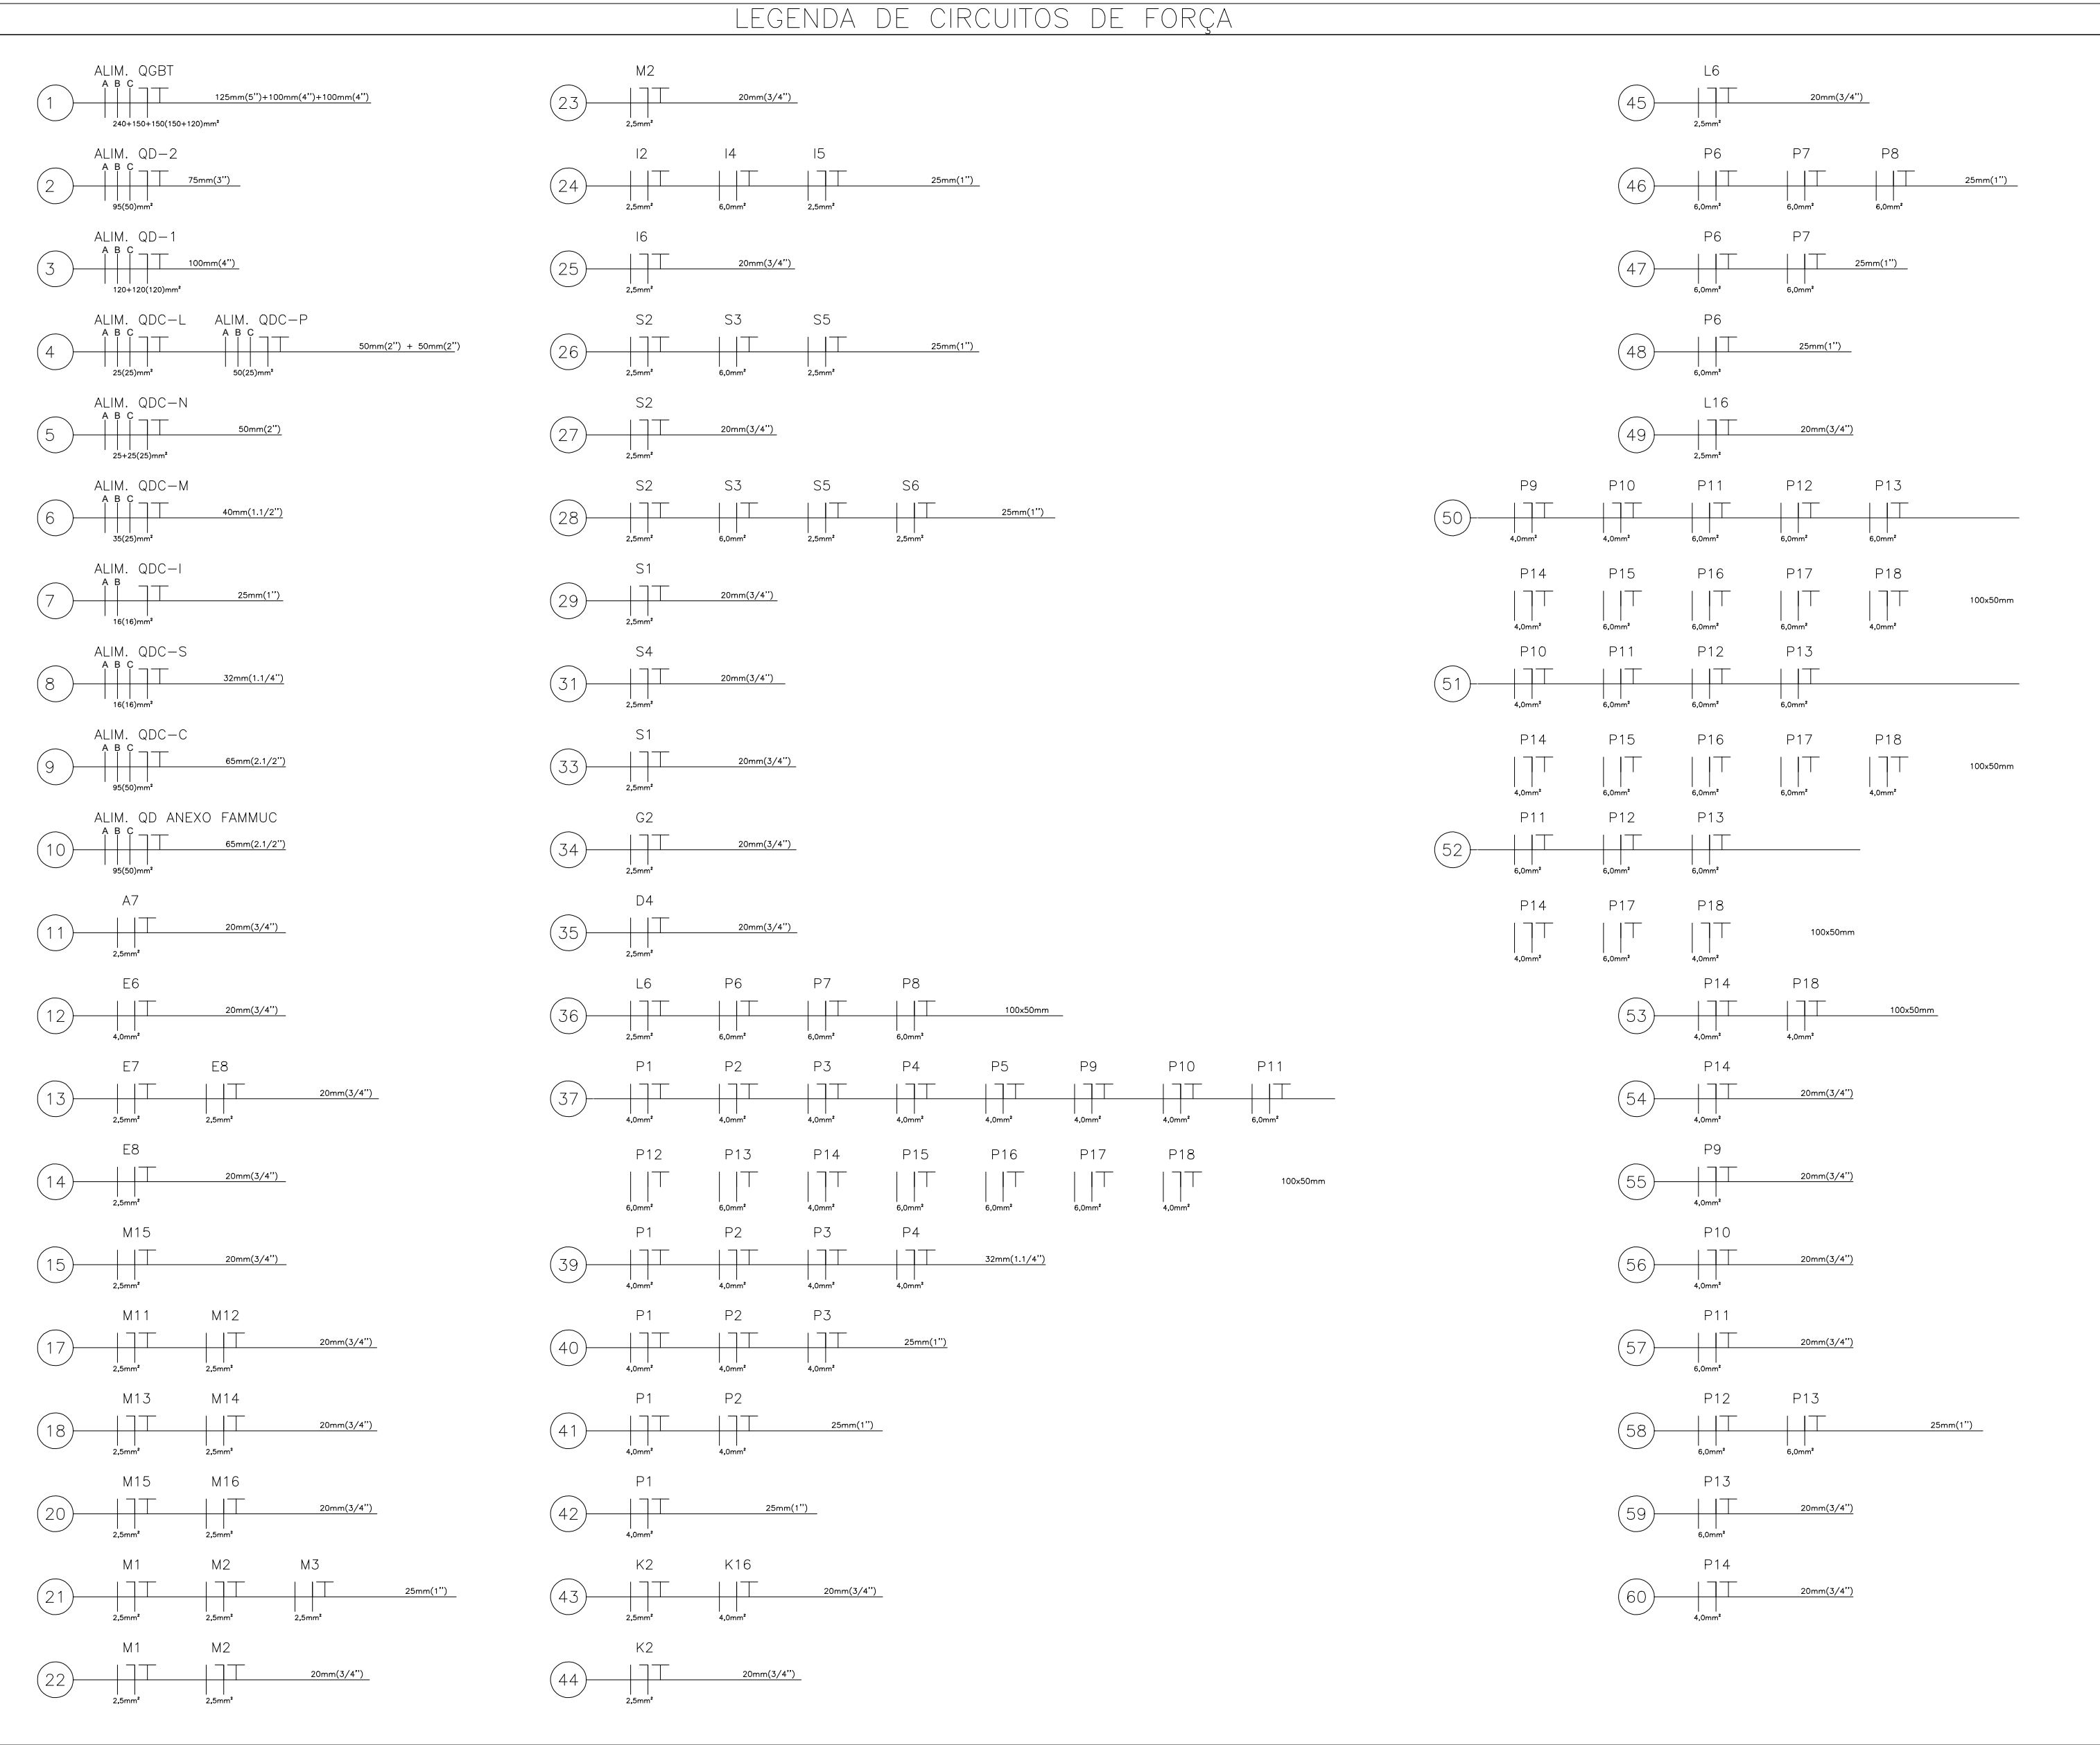

LEGENDA DE CIRCUITOS

cod	TOMADAS
	TOMADA APARENTE - BAIXA
	TOMADA APARENTE - MÉDIA ALTURA
	TOMADA APARENTE - ALTA
	TOMADA APARENTE - BAIXA 220V
	TOMADA APARENTE - MÉDIA ALTURA 220V
	TOMADA APARENTE - ALTA 220V
	QUADRO DE DISTRIBUIÇÃO EXISTENTE
	QUADRO DE DISTRIBUIÇÃO A INSTALAR
	CIRCUITO A SER SUBSTITUÍDO
	CIRCUITO A SER MANTIDO
	ELETROCALHA EXISTENTE
	PERFILADO EXISTENTE
	ELETRODUTO APARENTE EXISTENTE
	ELETRODUTO APARENTE A INSTALAR
	ELETRODUTO APARENTE EXISTENTE
	ELETRODUTO APARENTE A INSTALAR
	CAIXA DE PASSAGEM ZC EXISTENTE
	CAIXA DE PASSAGEM ZC A SER CONSTRUÍDA
	CAIXA DE PASSAGEM ZB EXISTENTE
	CAIXA DE PASSAGEM ZB A SER CONSTRUÍDA
	TRANSFORMADOR A SER INSTALADO
	CHAVE FUSÍVEL A SER INSTALADA
	INTERRUPTOR APARENTE

LEGENDA DOS AR CONDICIONADO


cod	aparelho de ar condicionado
	JANELA - 7500 BTU 127V
	JANELA - 10000 BTU 127V
	JANELA - 10000 BTU 220V
	JANELA - 30000 BTU 220V
	SPLIT - 30000 BTU 220V

LEGENDA DOS QUADROS DE DISTRIBUIÇÃO

cod	QUADRO DE DISTRIBUIÇÃO
QGBT	QUADRO GERAL EM BAIXA TENSÃO
QD-1	QUADRO DE DISTRIBUIÇÃO 1
QD-2	QUADRO DE DISTRIBUIÇÃO 2
A	QUADRO DE DISTRIBUIÇÃO DE CIRCUITOS QDC-A
C	QUADRO DE DISTRIBUIÇÃO DE CIRCUITOS QDC-C
D	QUADRO DE DISTRIBUIÇÃO DE CIRCUITOS QDC-D
E	QUADRO DE DISTRIBUIÇÃO DE CIRCUITOS QDC-E
F	QUADRO DE DISTRIBUIÇÃO DE CIRCUITOS QDC-F
G	QUADRO DE DISTRIBUIÇÃO DE CIRCUITOS QDC-G
I	QUADRO DE DISTRIBUIÇÃO DE CIRCUITOS QDC-I
K	QUADRO DE DISTRIBUIÇÃO DE CIRCUITOS QDC-K
L	QUADRO DE DISTRIBUIÇÃO DE CIRCUITOS QDC-L
M	QUADRO DE DISTRIBUIÇÃO DE CIRCUITOS QDC-M
N	QUADRO DE DISTRIBUIÇÃO DE CIRCUITOS QDC-N
O	QUADRO DE DISTRIBUIÇÃO DE CIRCUITOS QDC-O
P	QUADRO DE DISTRIBUIÇÃO DE CIRCUITOS QDC-P
S	QUADRO DE DISTRIBUIÇÃO DE CIRCUITOS QDC-S

LEGENDA DOS AR CONDICIONADO	
cod	aparelho de ar condicionado
	JANELA - 7500 BTU 127V
	JANELA - 10000 BTU 127V
	JANELA - 10000 BTU 220V
	JANELA - 30000 BTU 220V
	SPLIT - 30000 BTU 220V

Nº:				DATA:	RESPONSÁVEL:	DESCRIÇÃO DA REVISÃO:
FASE: PROJETO ELÉTRICO						
OBSERVAÇÕES:						
ADEQUAÇÃO DA REDE ELÉTRICA DA FAMMUC						
FAMMUC						
RUA DO CRUZEIRO, Nº 01, JARDIM SÃO PAULO, TEÓFILO OTONI -MG						
PROPRIETÁRIO: UNIVERSIDADE FEDERAL DOS VALES DO JEQUITINHONHA E MUCURI				CNPJ: 16.888.315/0001-57		
TÍTULO: DISTRIBUIÇÃO DE CIRCUITOS E LEGENDAS - PAV2						
AUTOR PROJETO / RF: Leon Cândido de Oliveira - CREA-MG: 217219-D						
DETALHAMENTO: Leon Cândido de Oliveira - CREA-MG: 217219-D						
VERSÃO:	DATA:	ESCALA:	ÁREA CONSTRUÍDA:	FOLHA:		
VERSÃO 1	21/07/2025			02/04		
ARQUIVO:						

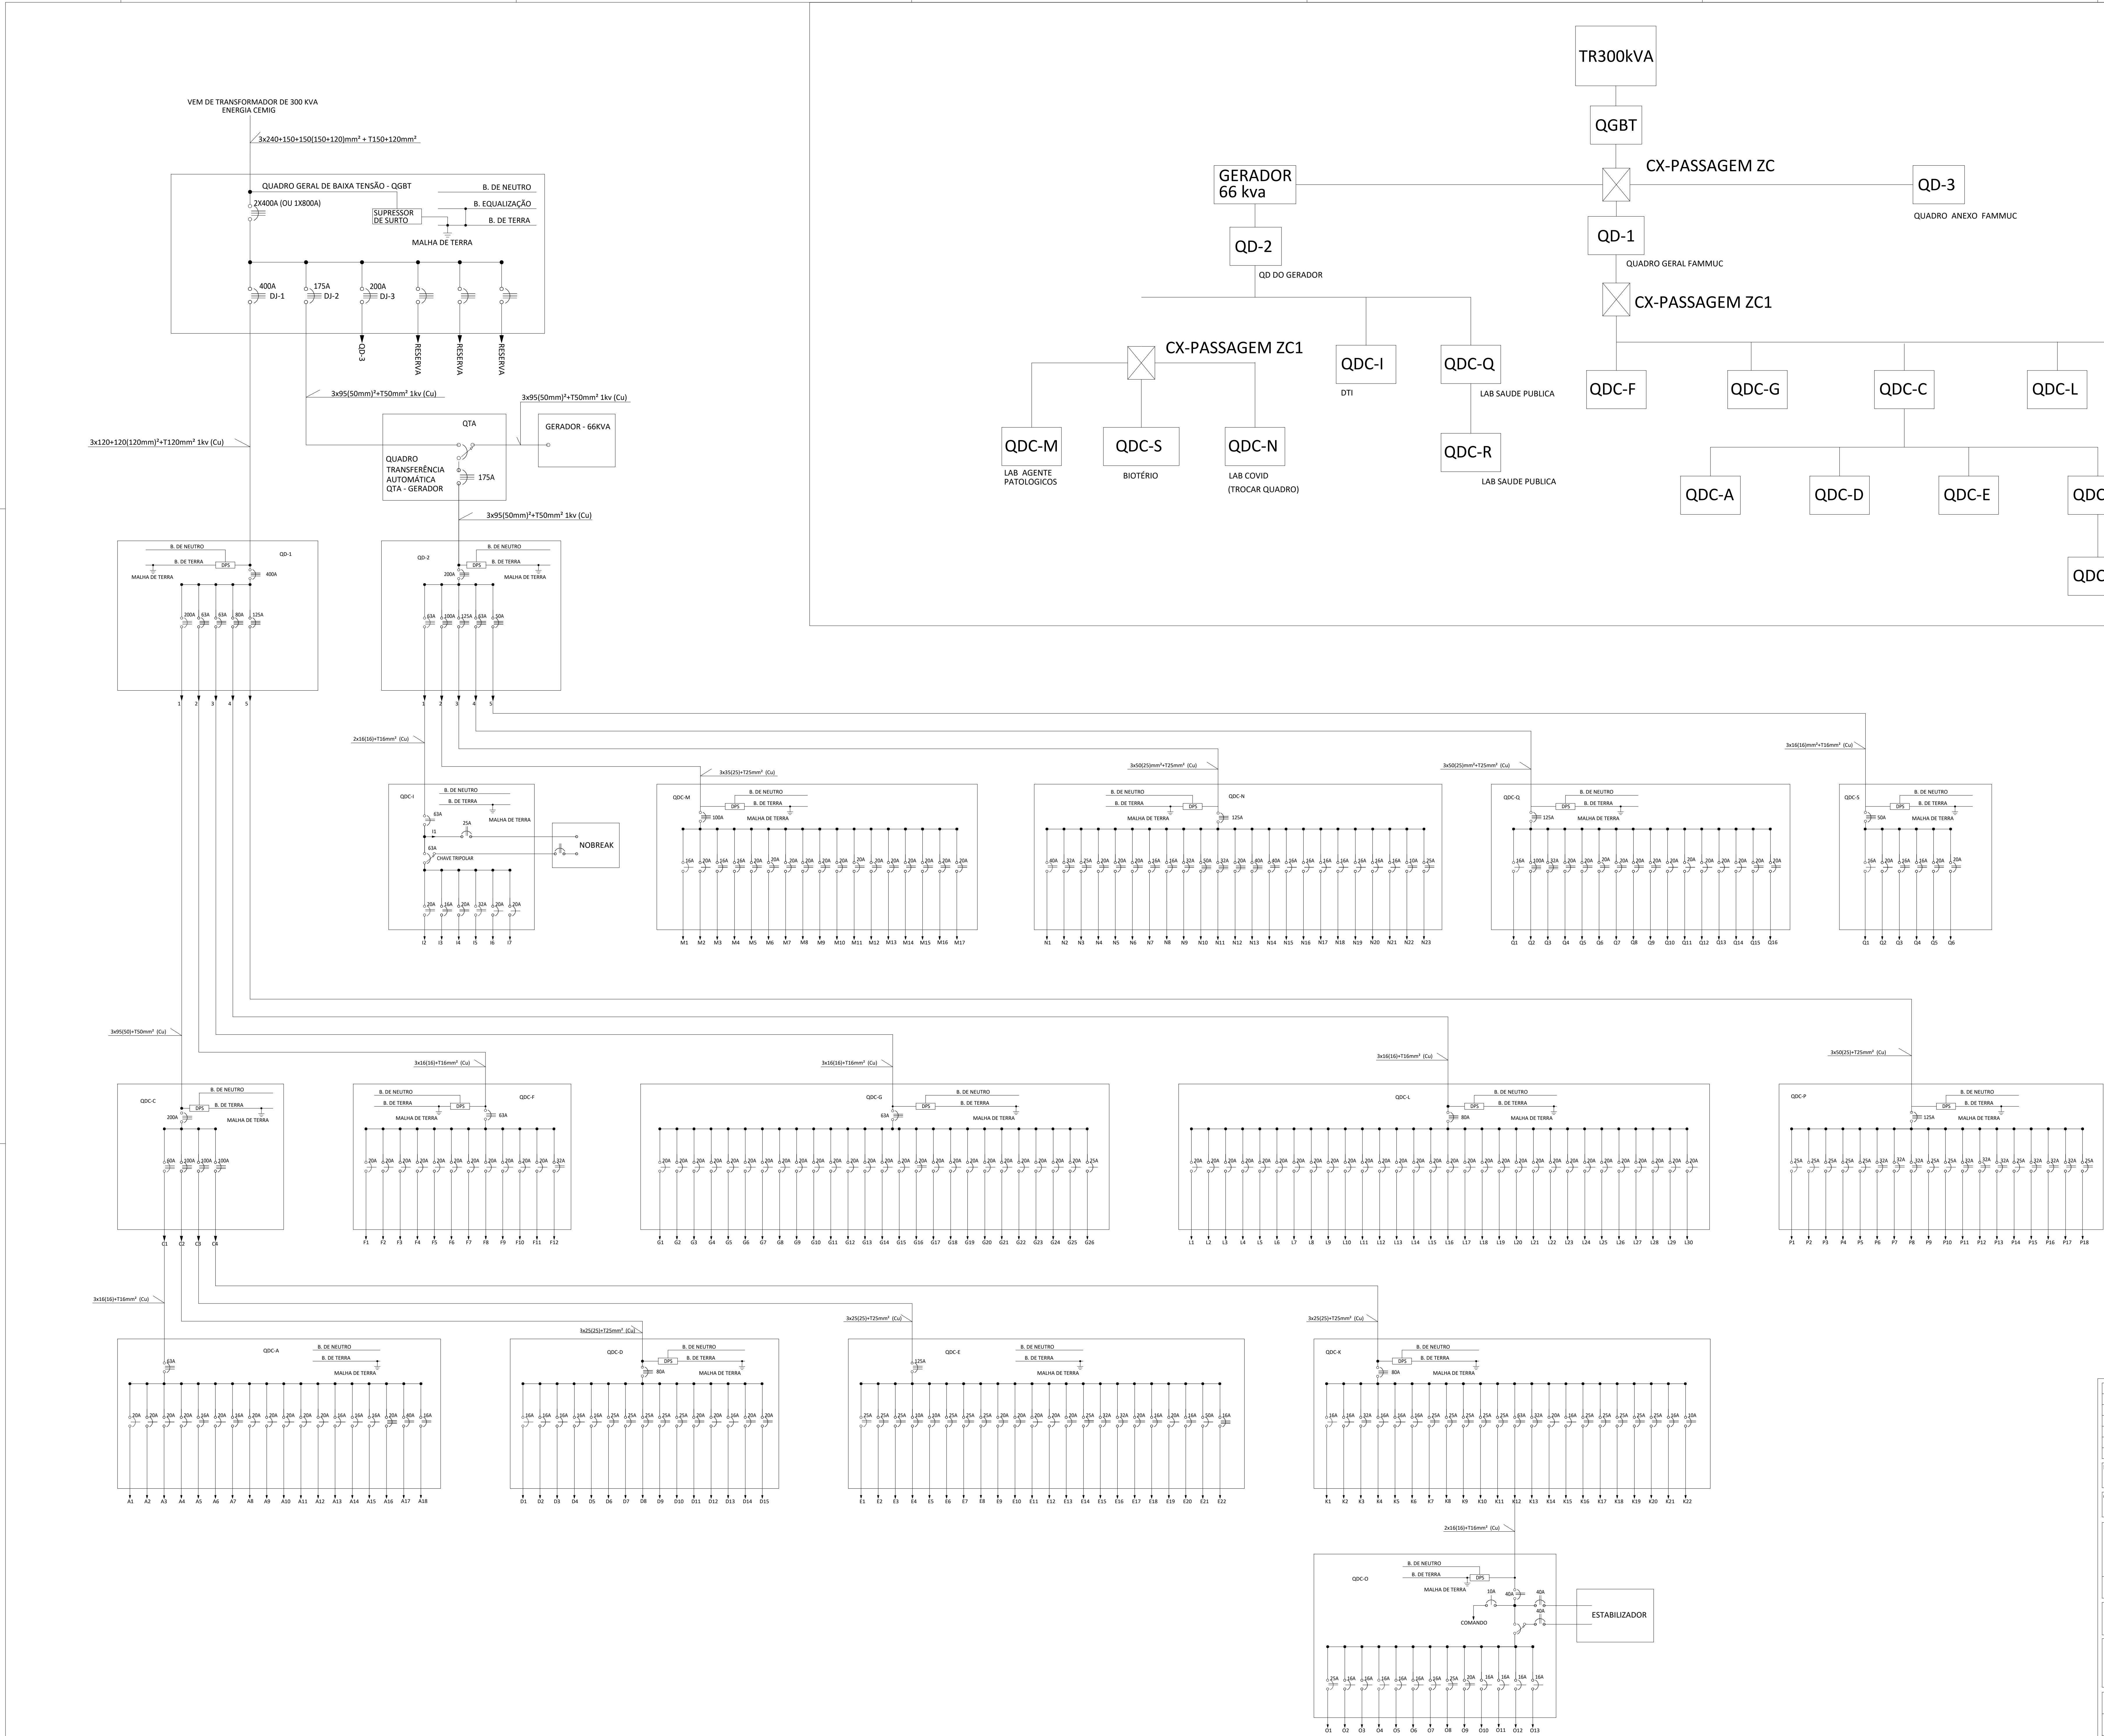

Nº:	DATA	RESPONSÁVEL	DESCRIÇÃO DA REVISÃO:		
FASE:					
PROJETO ELÉTRICO					
OBSERVAÇÕES:					
ADEQUAÇÃO DA REDE ELÉTRICA DA FAMMUC					CNPJ: 16.888.315/0001-57
FAMMUC					
RUA DO CRUZEIRO, Nº 01 - JARDIM SÃO PAULO, TEÓFILO OTONI -MG					
PROPRIETÁRIO: UNIVERSIDADE FEDERAL DOS VALES DO JEQUITINHONHA E MUCURI					
TÍTULO:					
DIAGRAMA UNIFILAR					
AUTOR PROJETO / RT:					
Leon Cândido de Oliveira - CREA-MG: 217219-D					
DETALHAMENTO:					
Leon Cândido de Oliveira - CREA-MG: 217219-D					
VERSÃO:	DATA:	ESCALA:	ÁREA CONSTRUÍDA:	FOLHA:	
VERSÃO I	21/07/2025				
ARQUIVO:				03/04	

